

$$S=1/2000$$


S=1/Free




工事名	配水管布設替（開発町3工区）ほか工事		
工事箇所	大垣市開発町地内	縮尺	図示
7年度	契約	号	水 号
工 期	自 年 月 日 至 年 月 日		
図面番号	1	配管台帳番号	36、47
施工業者		市担当者	
大垣市水道部水道課			

---



S=1/Free

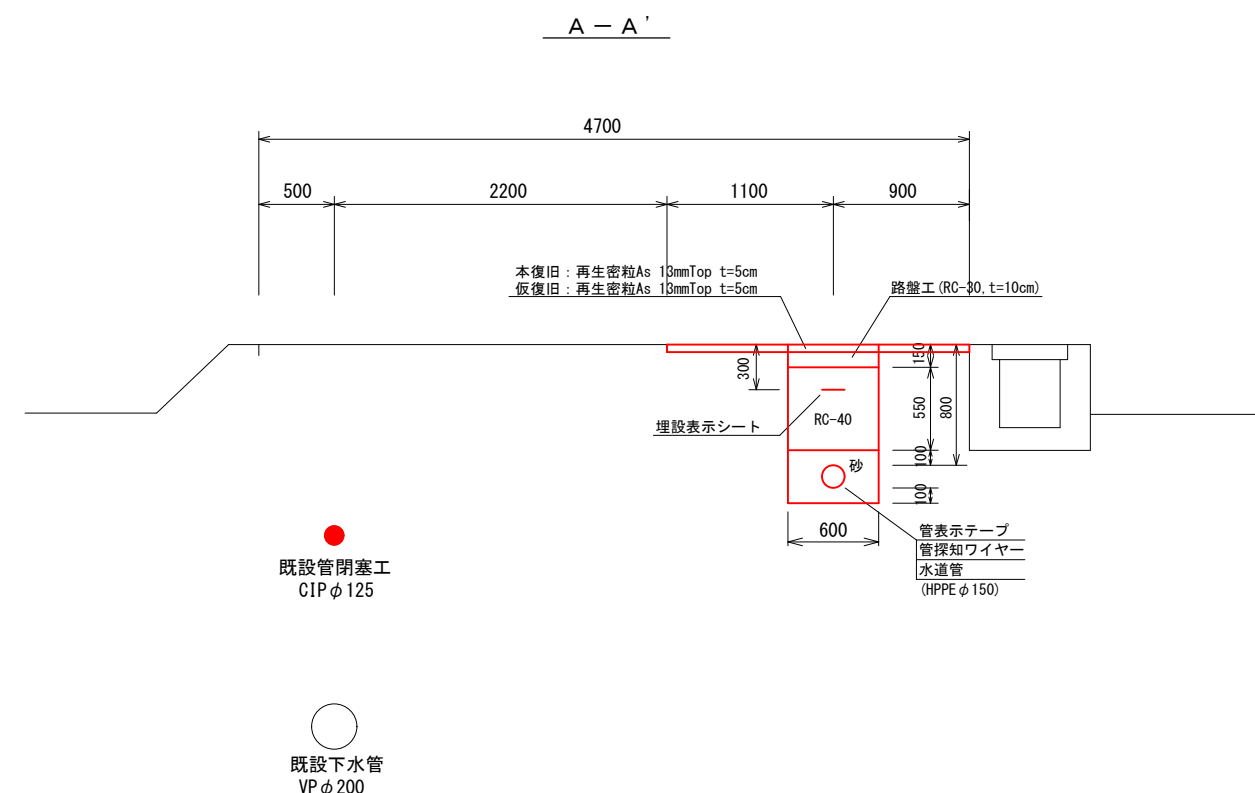

S=1 / 50




配 管 延 長	
HPPE $\phi$ 75	L= 0.4m
HPPE $\phi$ 150	L=184.1m
合 計	L=184.5m

凡	例
融着継手	
カニカル継手	

工事名	配水管布設替（開発町3工区）ほか工事		
工事箇所	大垣市開発町地内	縮尺	図示
7年度	契約	号	水 号
工 期	自 年 月 日 至 年 月 日		
図面番号	2	配管台機番 号	36、47
施工業者		市担当者	
大 垣 市 水 道 部 水 道 課			

配管図  
S=1/Free

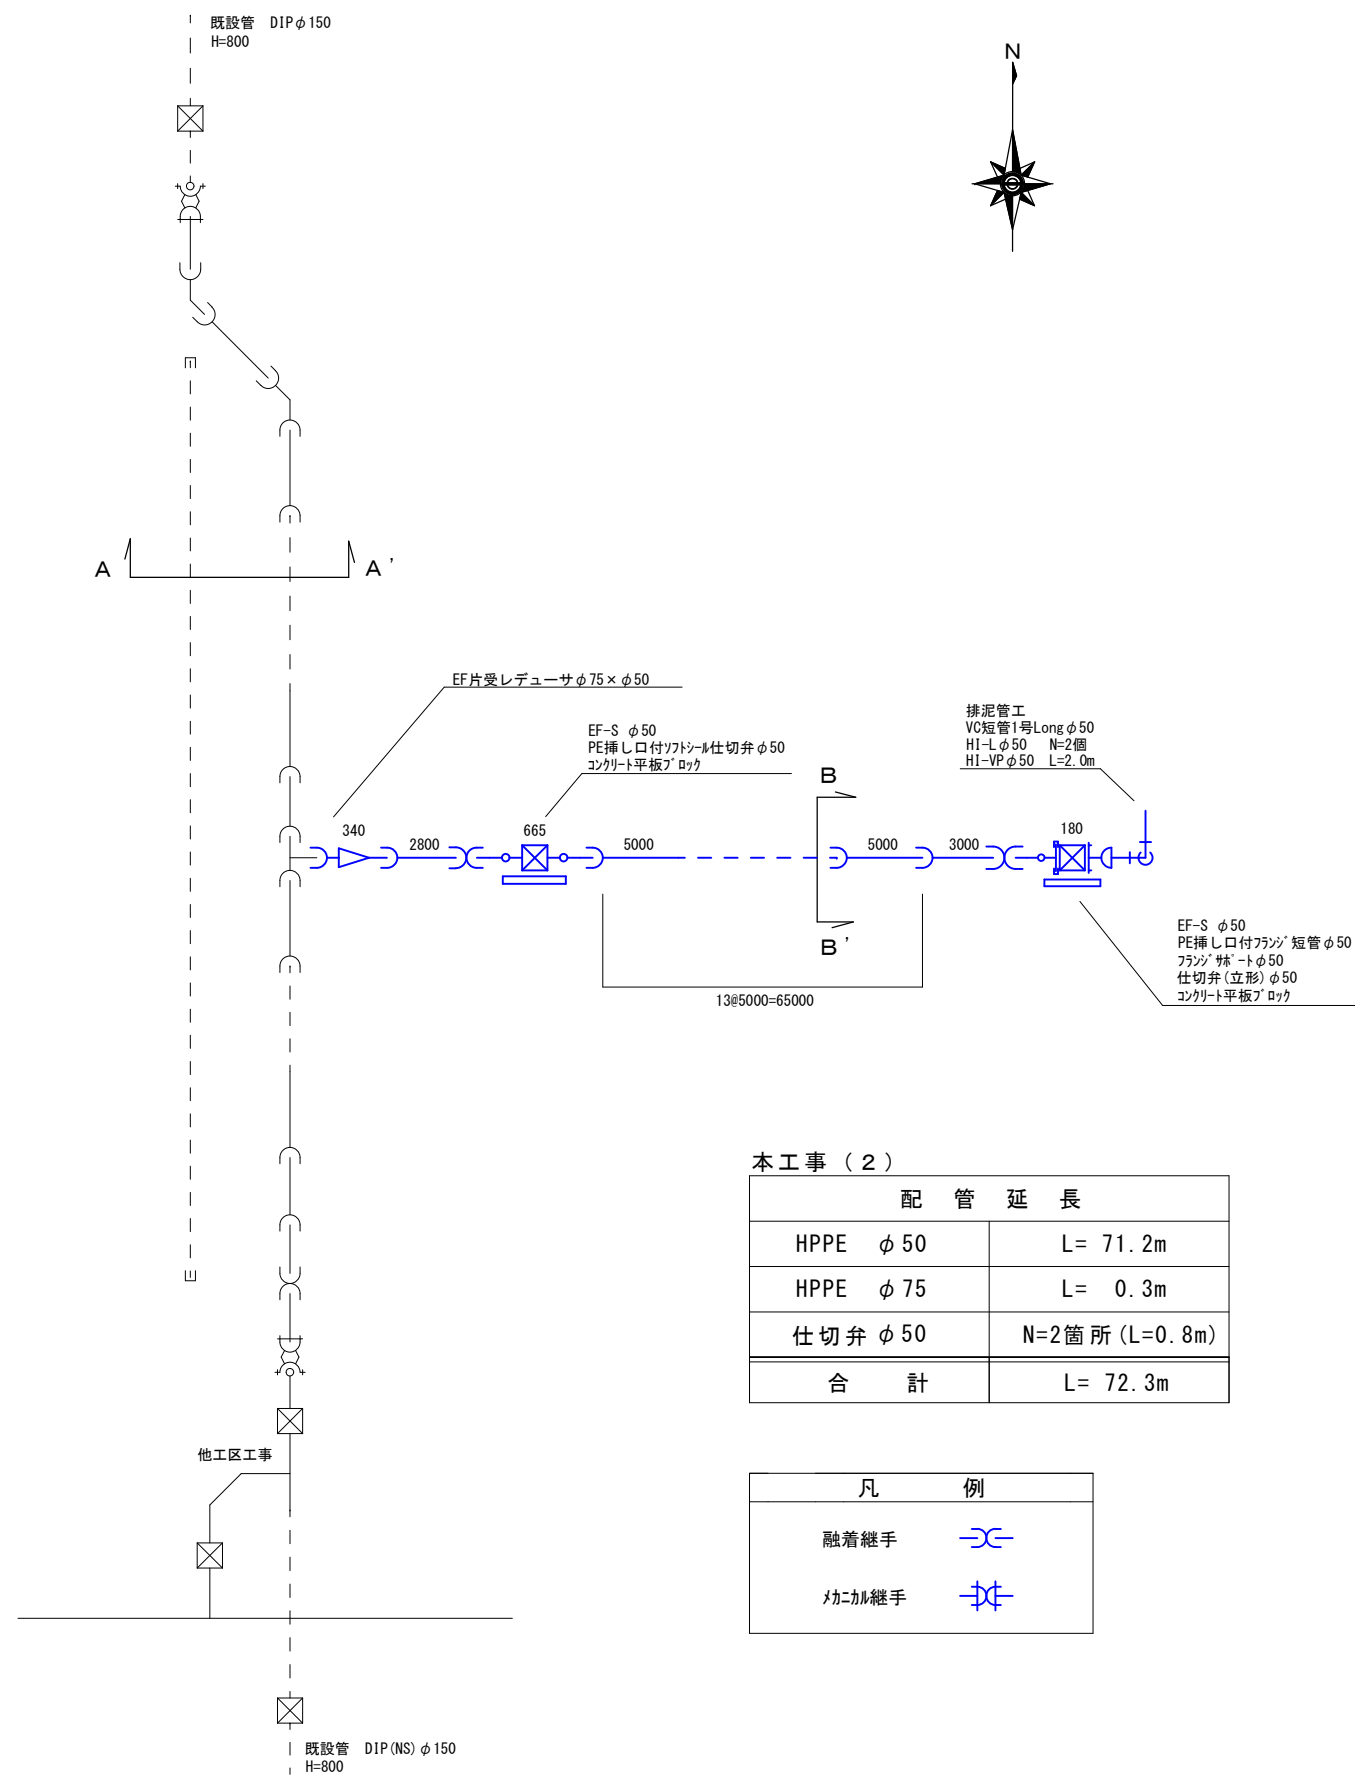


本工程（2）

配管延長	
HPPE φ50	L= 71.2m
HPPE φ75	L= 0.3m
仕切弁 φ50	N=2箇所 (L=0.8m)
合計	L= 72.3m

凡	例
融着継手	
加圧継手	

横断図  
S=1/50

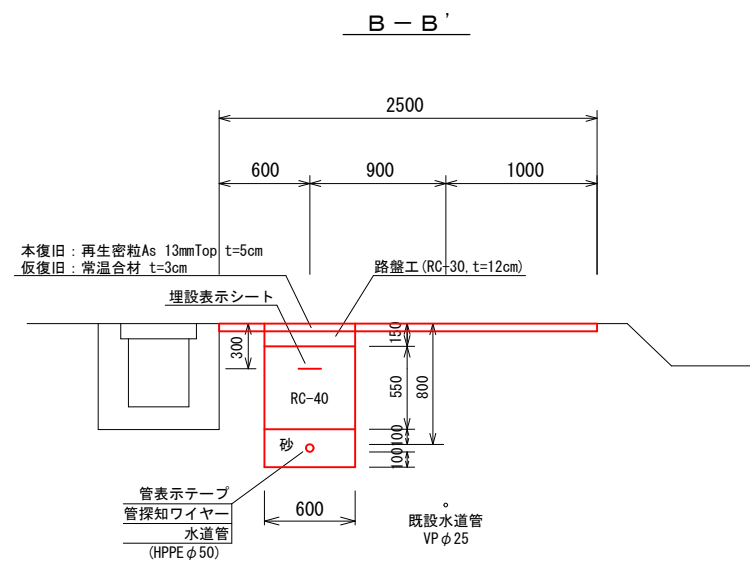

工事名	配水管布設替（開発町3工区）ほか工事		
工事箇所	大垣市開発町地内	縮尺	図示
7年度	契約号	水号	
工期	自年月日至年月日		
図面番号	3	配管台帳番号	36、47
施工業者		市担当者	
大垣市水道部水道課			

 
管閉塞工平面図

S=1/2000



管閉塞工

S=1/10



陶土モルタル充填  
既設管CIPφ125、断面積 A=0.01227m<sup>3</sup>

管閉塞工（CIPφ125）


充填距離	充填量
180.0m	2.21m <sup>3</sup>

※掘削寸法 (W1) 1.5m × (W2) 2.5m / 箇所

工事名	配水管布設替（開発町3工区）ほか工事		
工事箇所	大垣市開発町地内	縮尺	図示
7年度	契約号	水号	
工期	自年月日至年月日		
図面番号	4	配管台帳番 号	36、47
施工業者	市担当者		
大垣市水道部水道課			


仮設平面図

S=1/2000

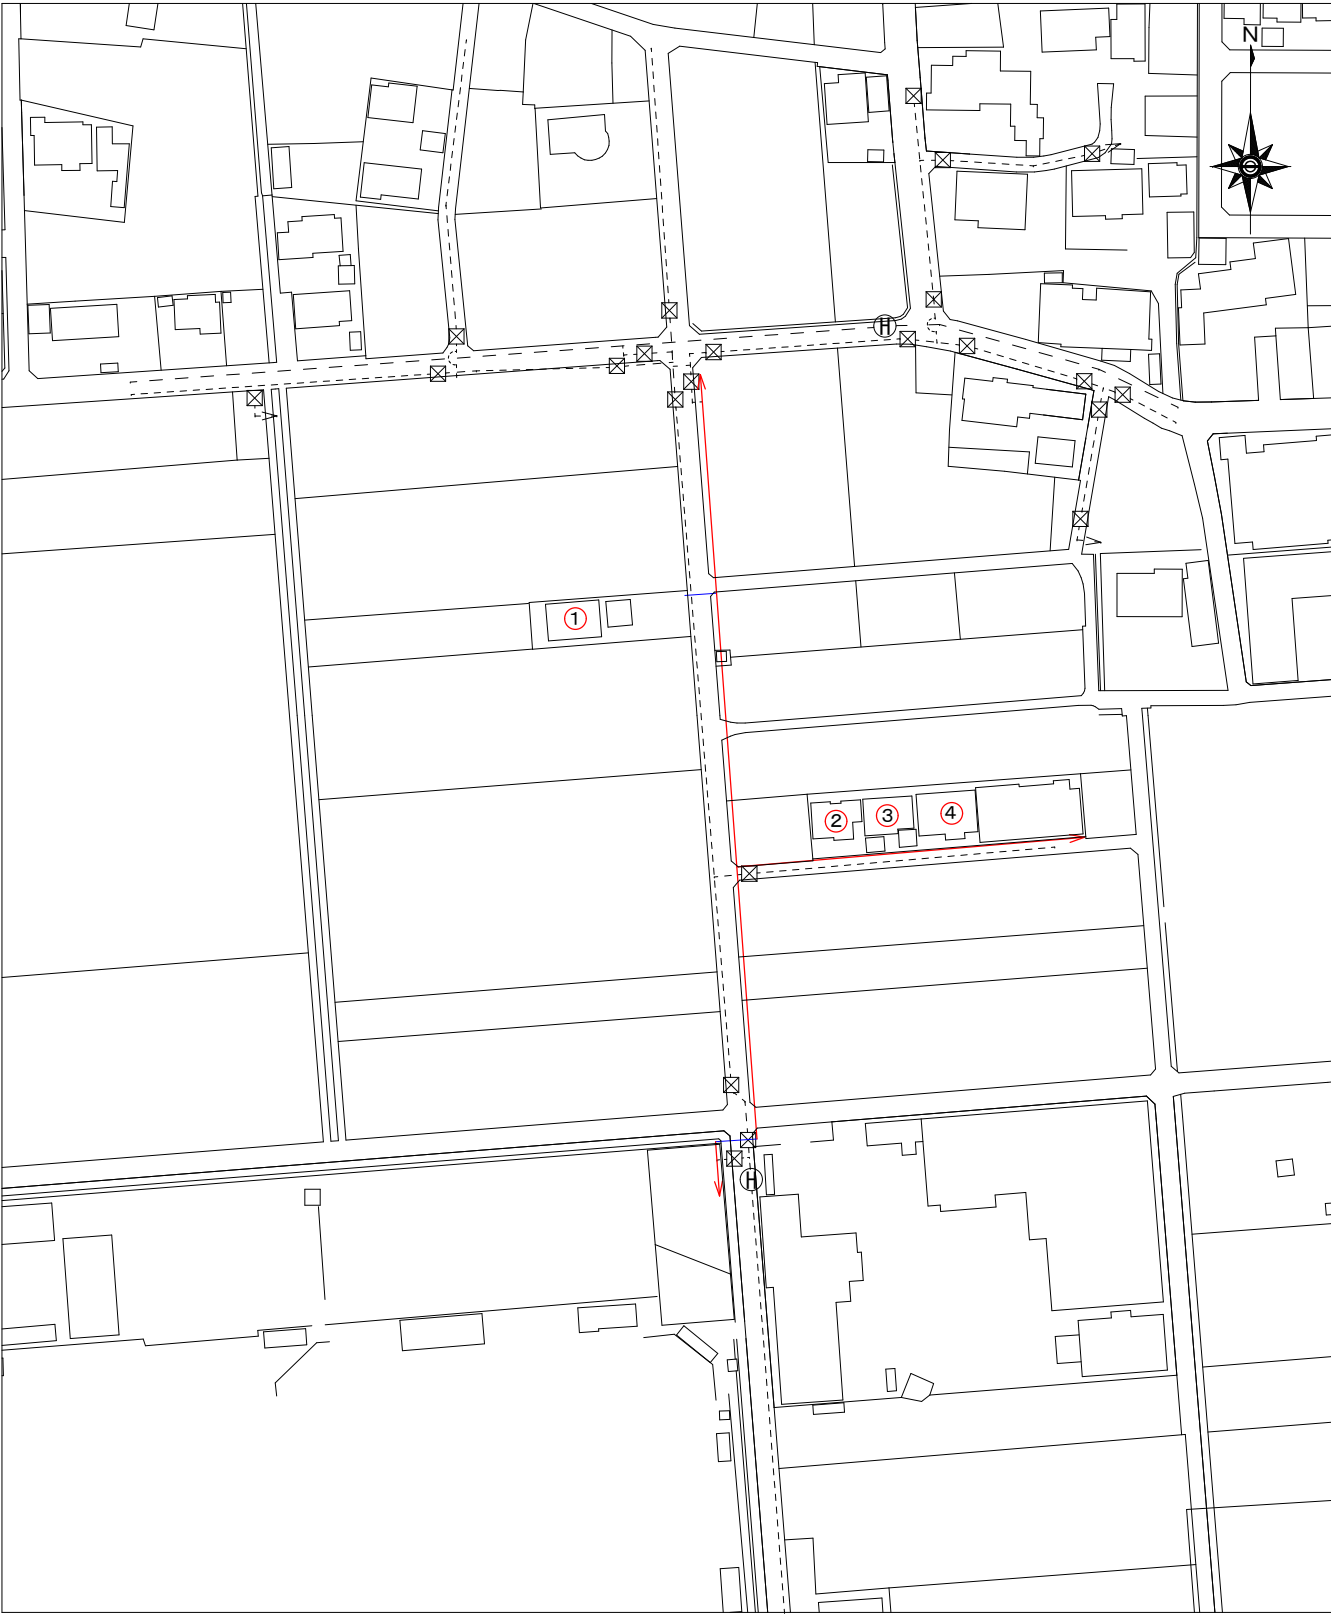

仮設配管図

S=1/Free

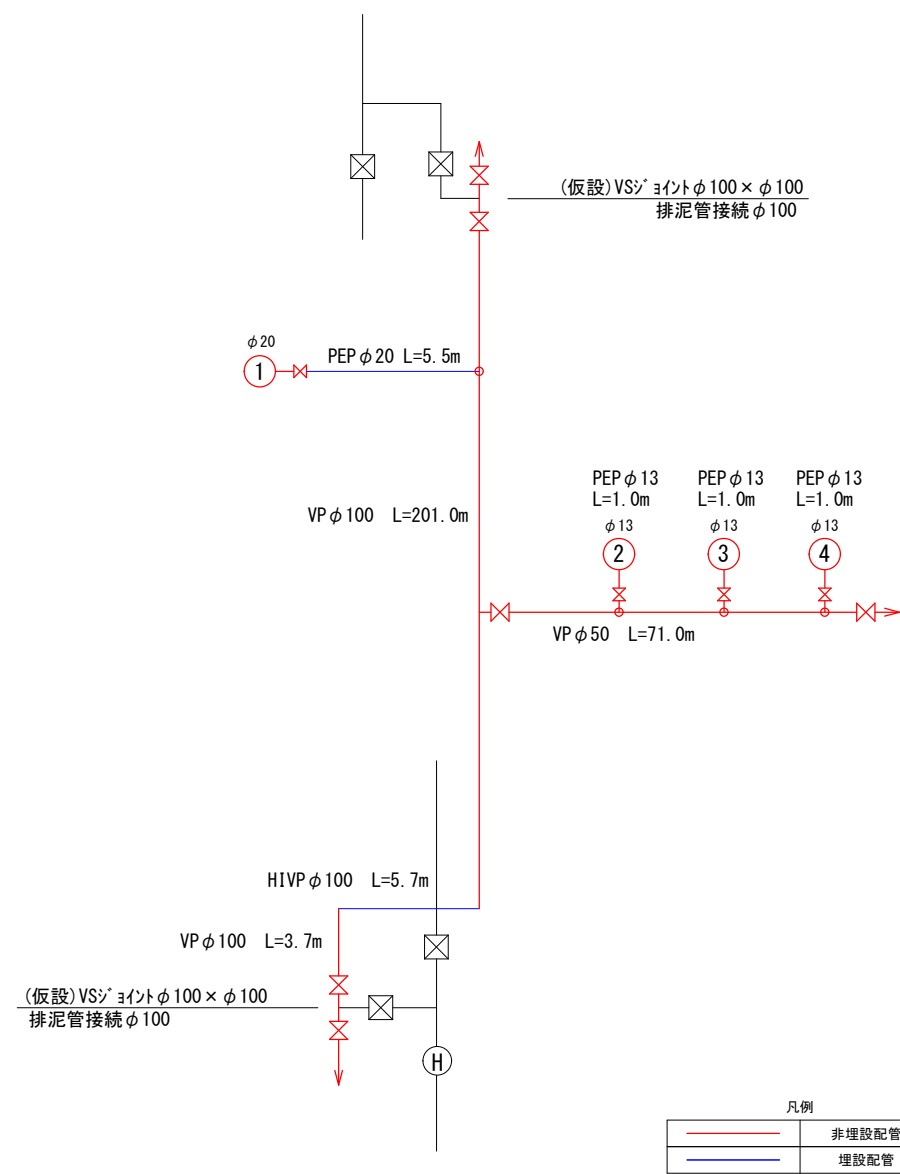


凡例	
<span style="color: red;">—</span>	非埋設配管
<span style="color: blue;">—</span>	埋設配管

配管延長	
PEP φ13	L= 3.0m
PEP φ20	L= 5.5m
VP φ50	L= 71.0m
VP φ100	L=204.7m
HIVP φ100	L= 5.7m
合計	L=289.9m

仮設給水標準配管図

一般図

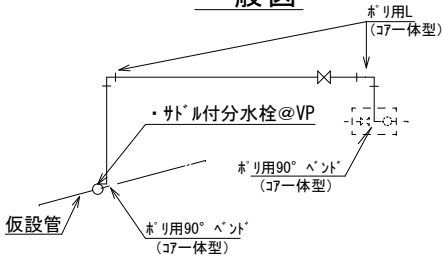


工事名	配水管布設替（開発町3工区）ほか工事		
工事箇所	大垣市開発町地内	縮 尺	図示
7年度	契 約	号	水 号
工 期	自 年 月 日 至 年 月 日		
図面番号	5	配管台帳番 号	36、47
施工業者	市担当者		
大 垣 市 水 道 部 水 道 課			

給水切替平面図 S=1/2500



標準詳細図 S=1/Free

給水切替一覧表							
番号	メーター口径	給水管口径	工 種	止水栓 取替	BOXの 取替	メーター ユニット 取替	備 考
1	φ 20	φ 20	止水栓接続			○	
2	φ 13	φ 20	止水栓接続			○	
3	φ 13	φ 20	止水栓接続			○	
4	φ 13	φ 20	止水栓接続			○	

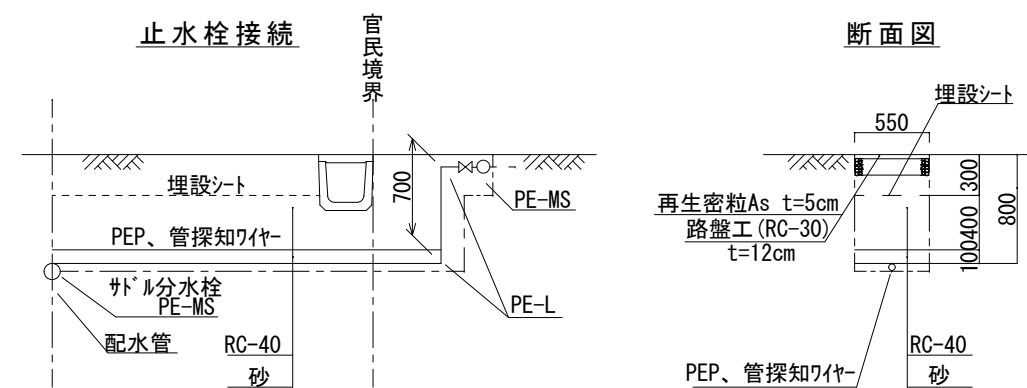


工事名	配水管布設替（開発町3工区）ほか工事		
工事箇所	大垣市開発町地内	縮 尺	図示
7年度	契 約 号	水 号	
工 期	自 年 月 日 至 年 月 日		
図面番号	6	配管台帳 番 号	36、47
施工業者		市担当者	
大 垣 市 水 道 部 水 道 課			




舗装平面図

S=1/2000

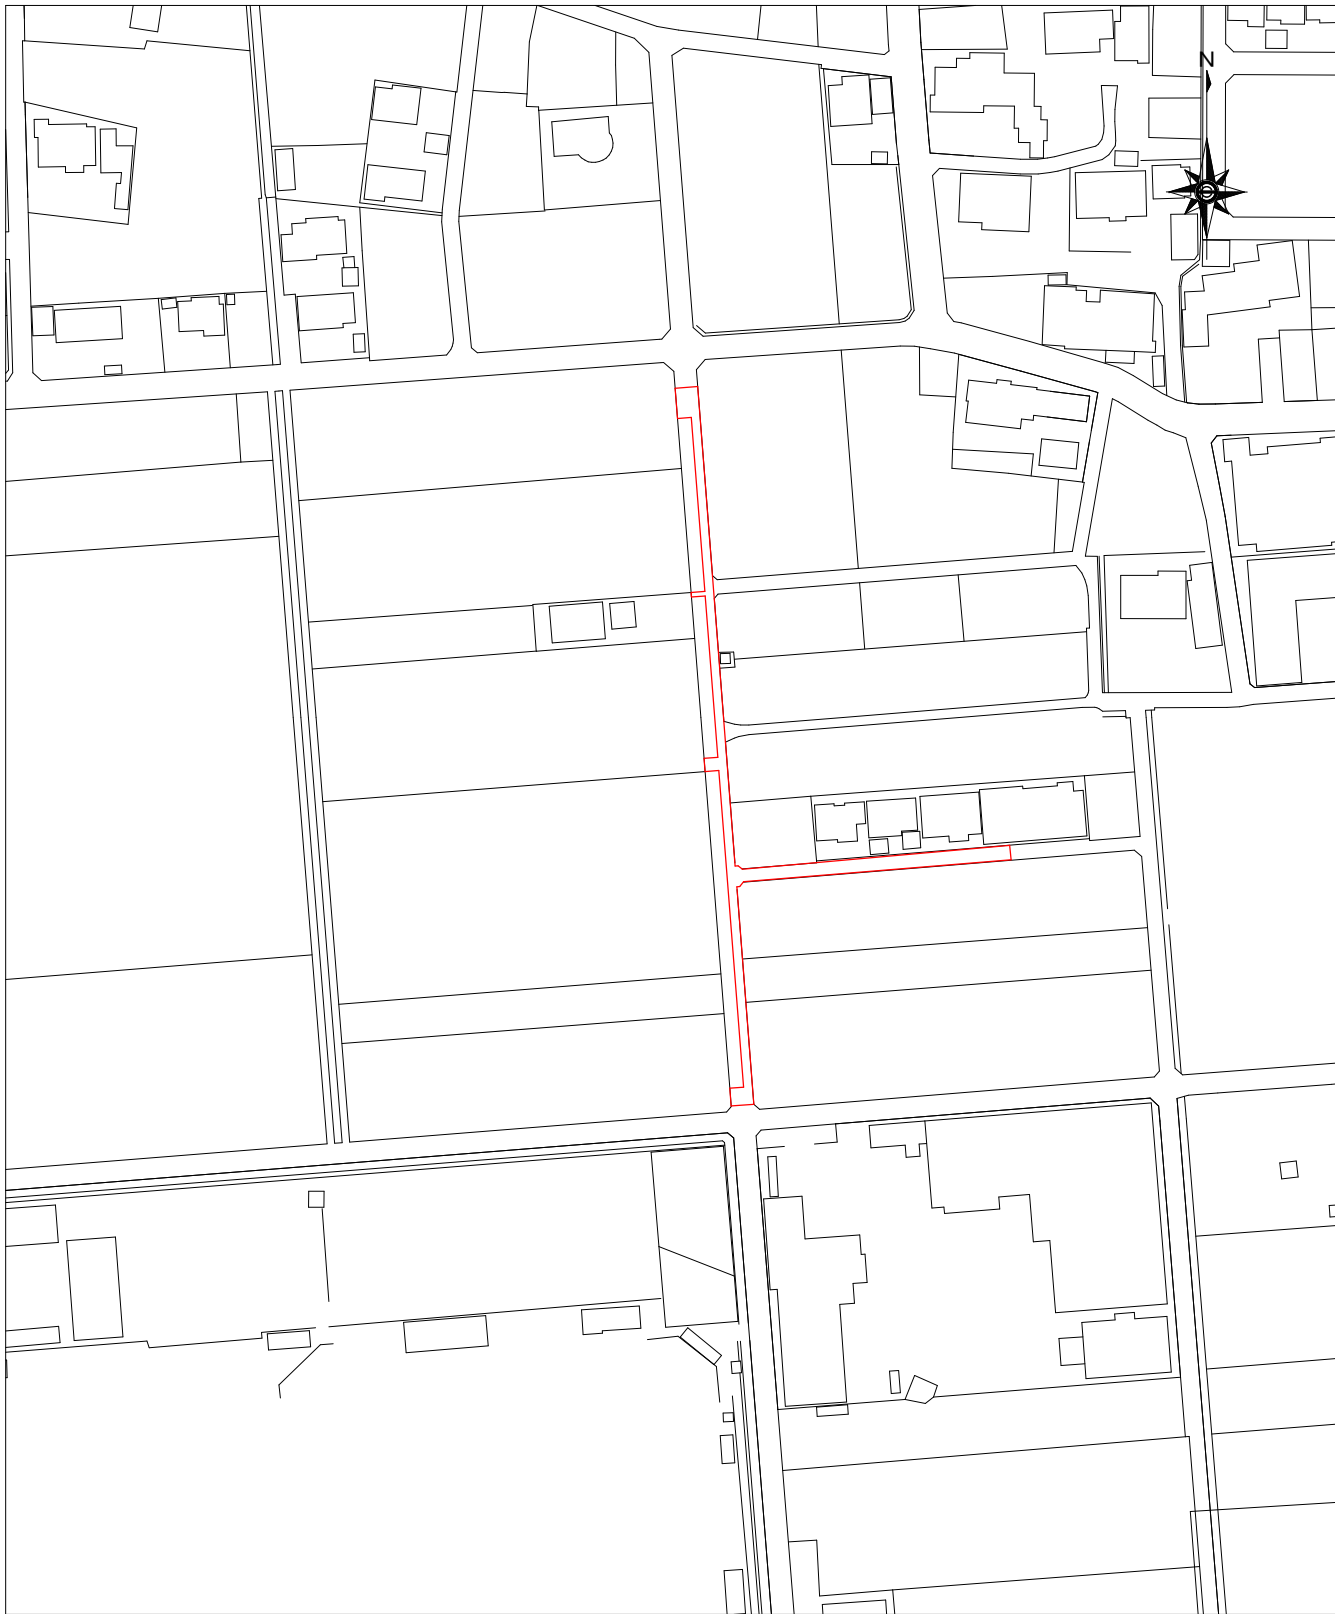

舗装展開図

S=1/300

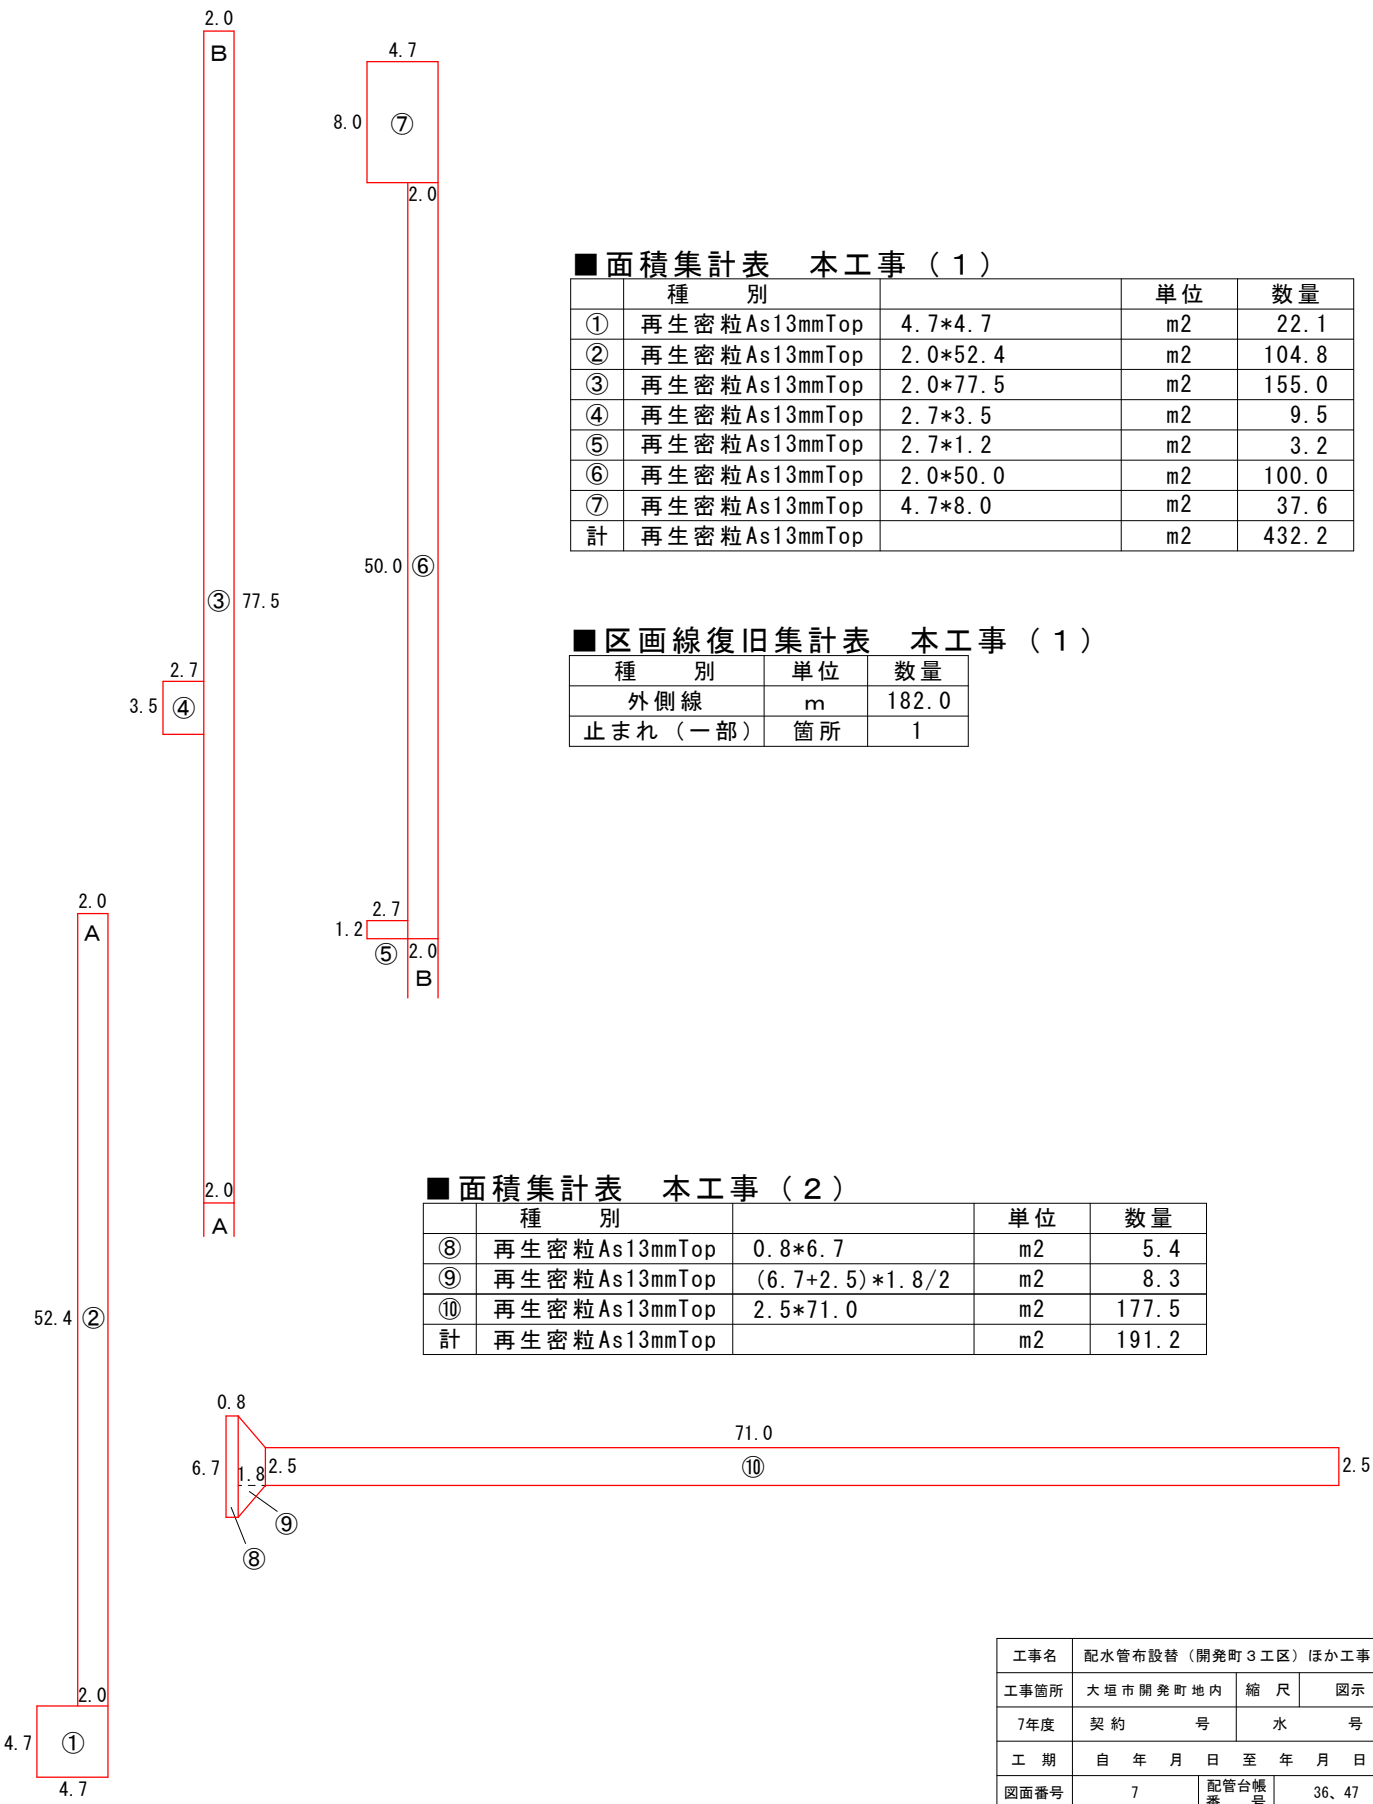

工事名	配水管布設替（開発町3工区）ほか工事		
工事箇所	大垣市開発町地内	縮 尺	図示
7年度	契 約	号	水 号
工 期	自 年 月 日 至 年 月 日		
図面番号	7	配管台帳 番 号	36、47
施工業者	市担当者		
大 垣 市 水 道 部 水 道 課			