



## 下水管改築平面図

縮尺 1:500

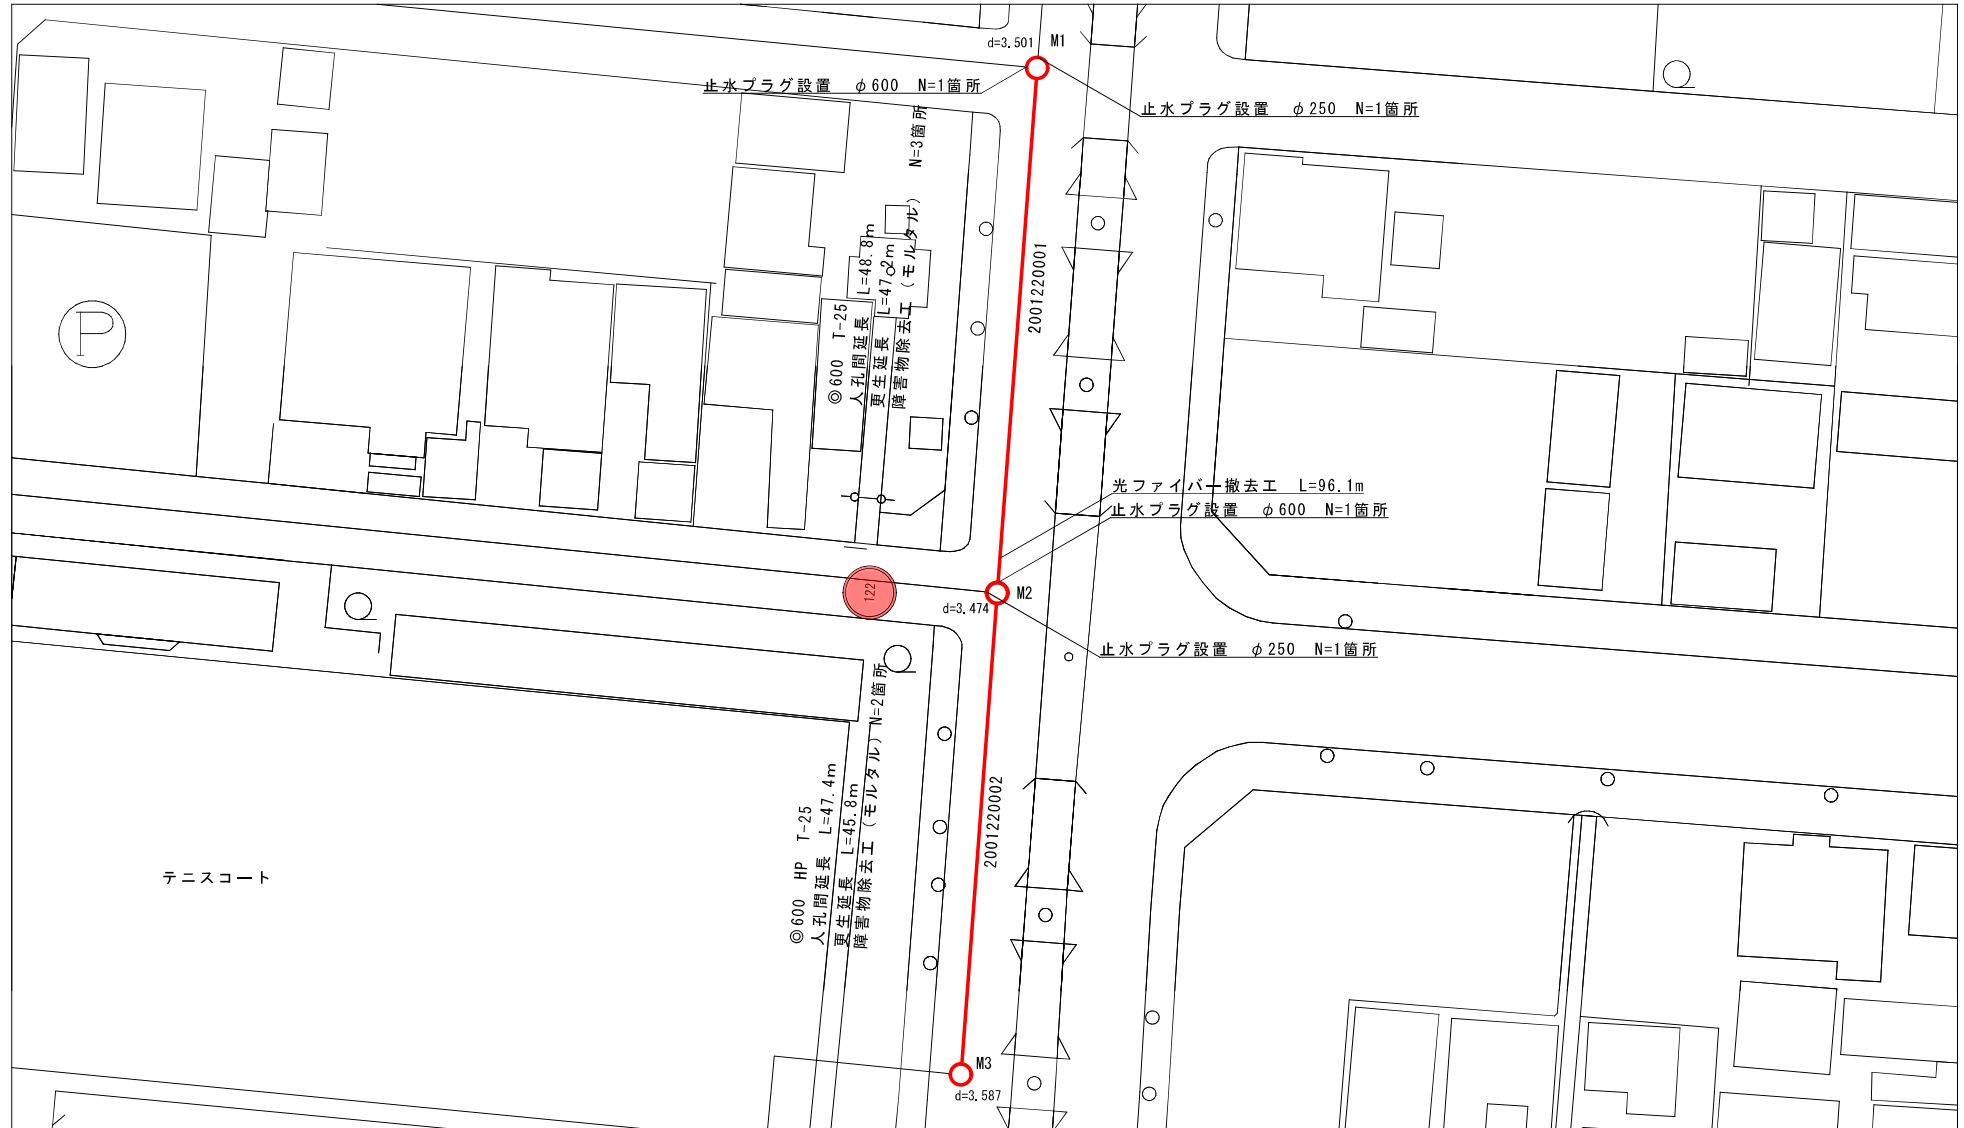

管きょ更生工標準断面図

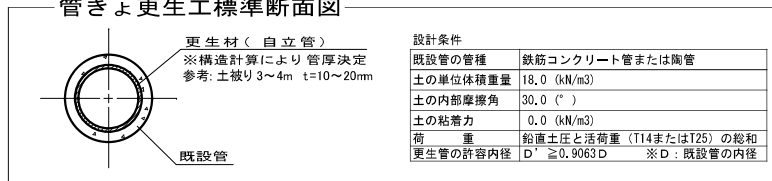

工 種	本工事(I)
本管更生工	96.1m

工事箇所	大垣処理区 第6処理分区分	大垣市 北切石町 地内
工事名	令和8年度 下水管改築第1工区工事	
図面名	下水管改築平面図	縮尺 図 示
大垣市水道部下水道課		図面番号 1